

凡例	説明
(Symbol)	出入口
(Symbol)	山
(Symbol)	外灯
(Symbol)	火
(Symbol)	水

年度	区分	戸数	戸数	戸数	戸数
元	1	16	32	48	

設備	距離(m)
日屋前	690
日屋中	880
日屋後	330
日屋	700
水	150
電	500

配置図

設計	訂正	縮尺	図番
長崎市建築部住宅政策課			6-1


長崎市 建築部 住宅政策室
日見大曲・宿町団地 第1期整備事業

令和5年度


別添資料③-1
既存浄化槽平面図・断面図

<特記事項>


※地盤面-300mm 上部及び躯体・機器類は撤去済

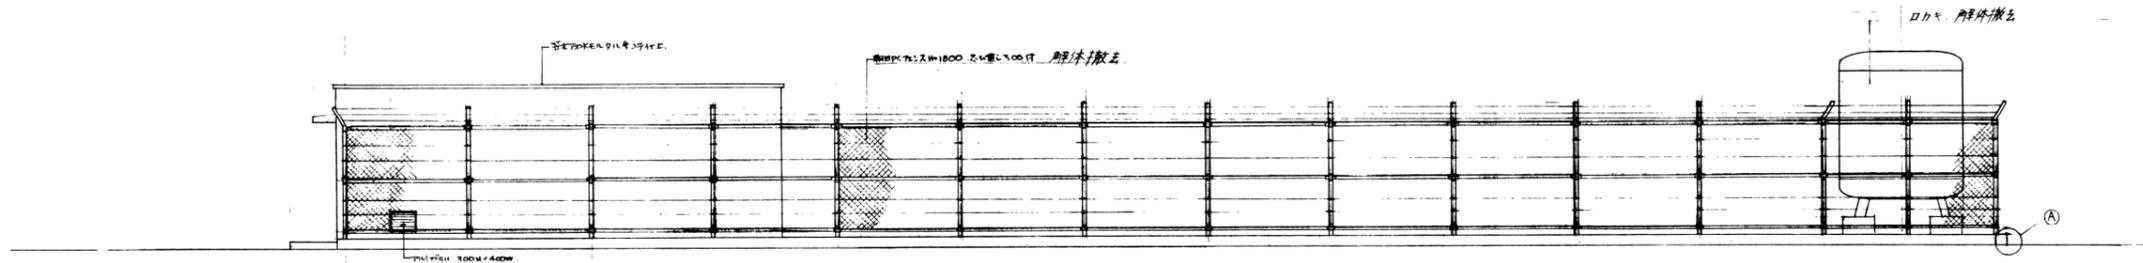

立面図(側面)

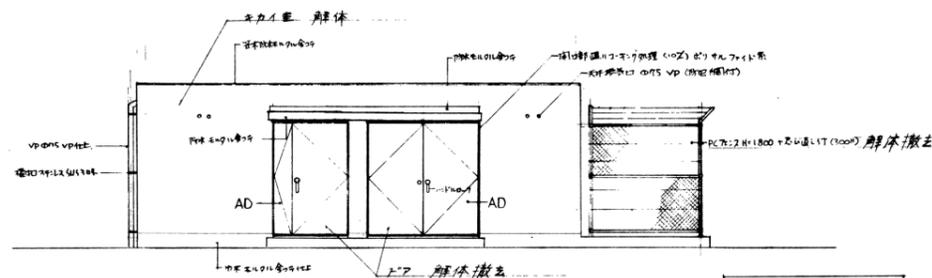

立面図(正面)

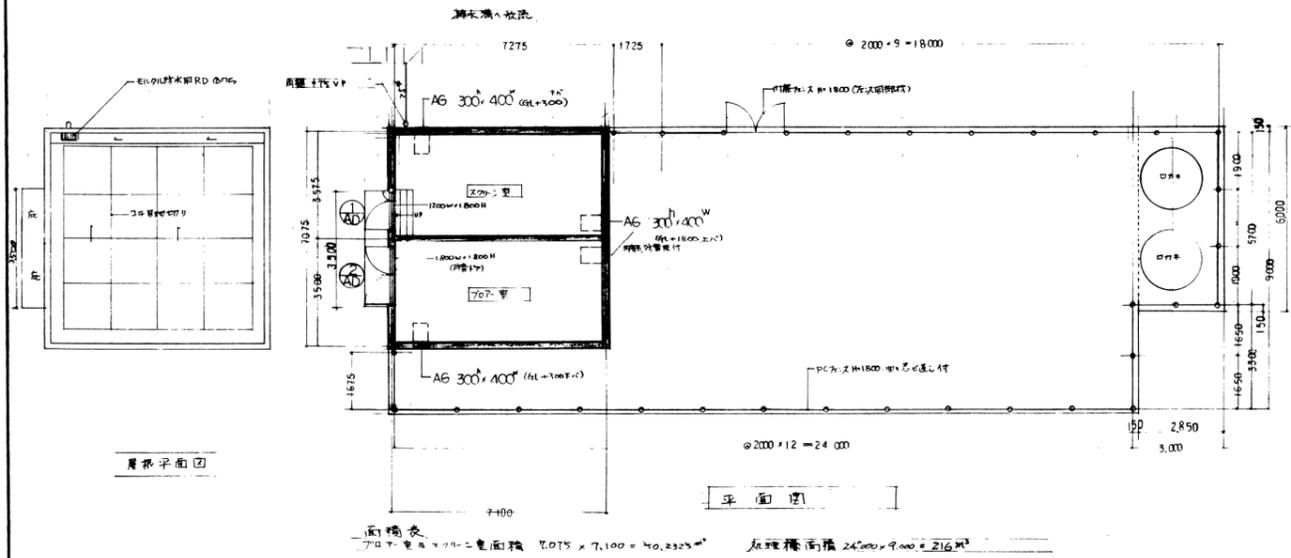


基礎平面図

平面図

建具表

	AD-1	AD-2	AG
数量	1ヶ所	1ヶ所	4ヶ所
寸法	1200 x 1800	1800 x 1800	300 x 400
仕様	前面開きトド 70% 上出し	正面開きトド 70% 上出し	70% 上出し
施工備考	1ヶ所撤去済	2ヶ所撤去済	4ヶ所撤去済

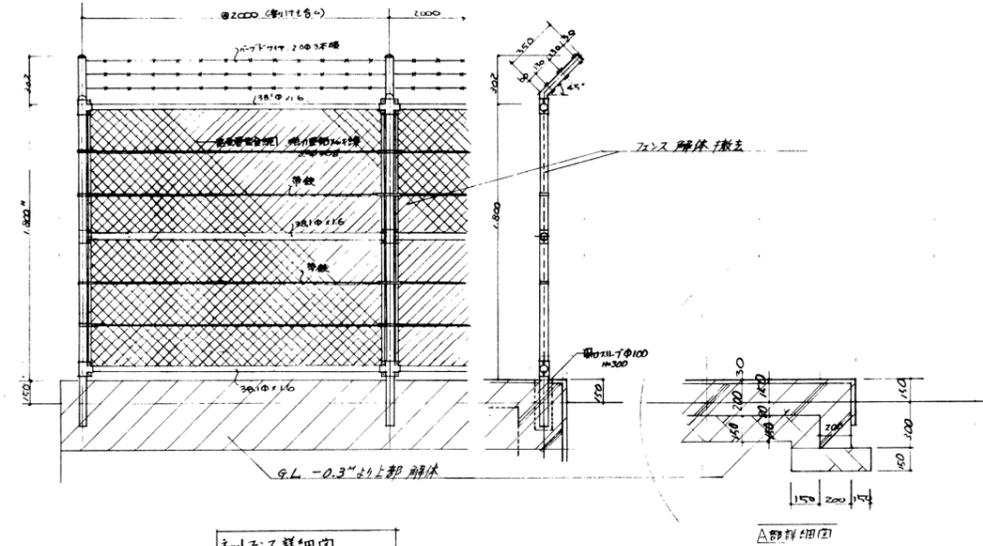

断面詳細図



基礎詳細図

主務	設計	訂正	図番
長崎市 建築部 住宅政策室	設計者	訂正者	6-2
係長	設計者	訂正者	
係長	設計者	訂正者	

長崎市 建築部 住宅政策室

<特記事項>



※地盤面-300mm 上部躯体・機器類は撤去済

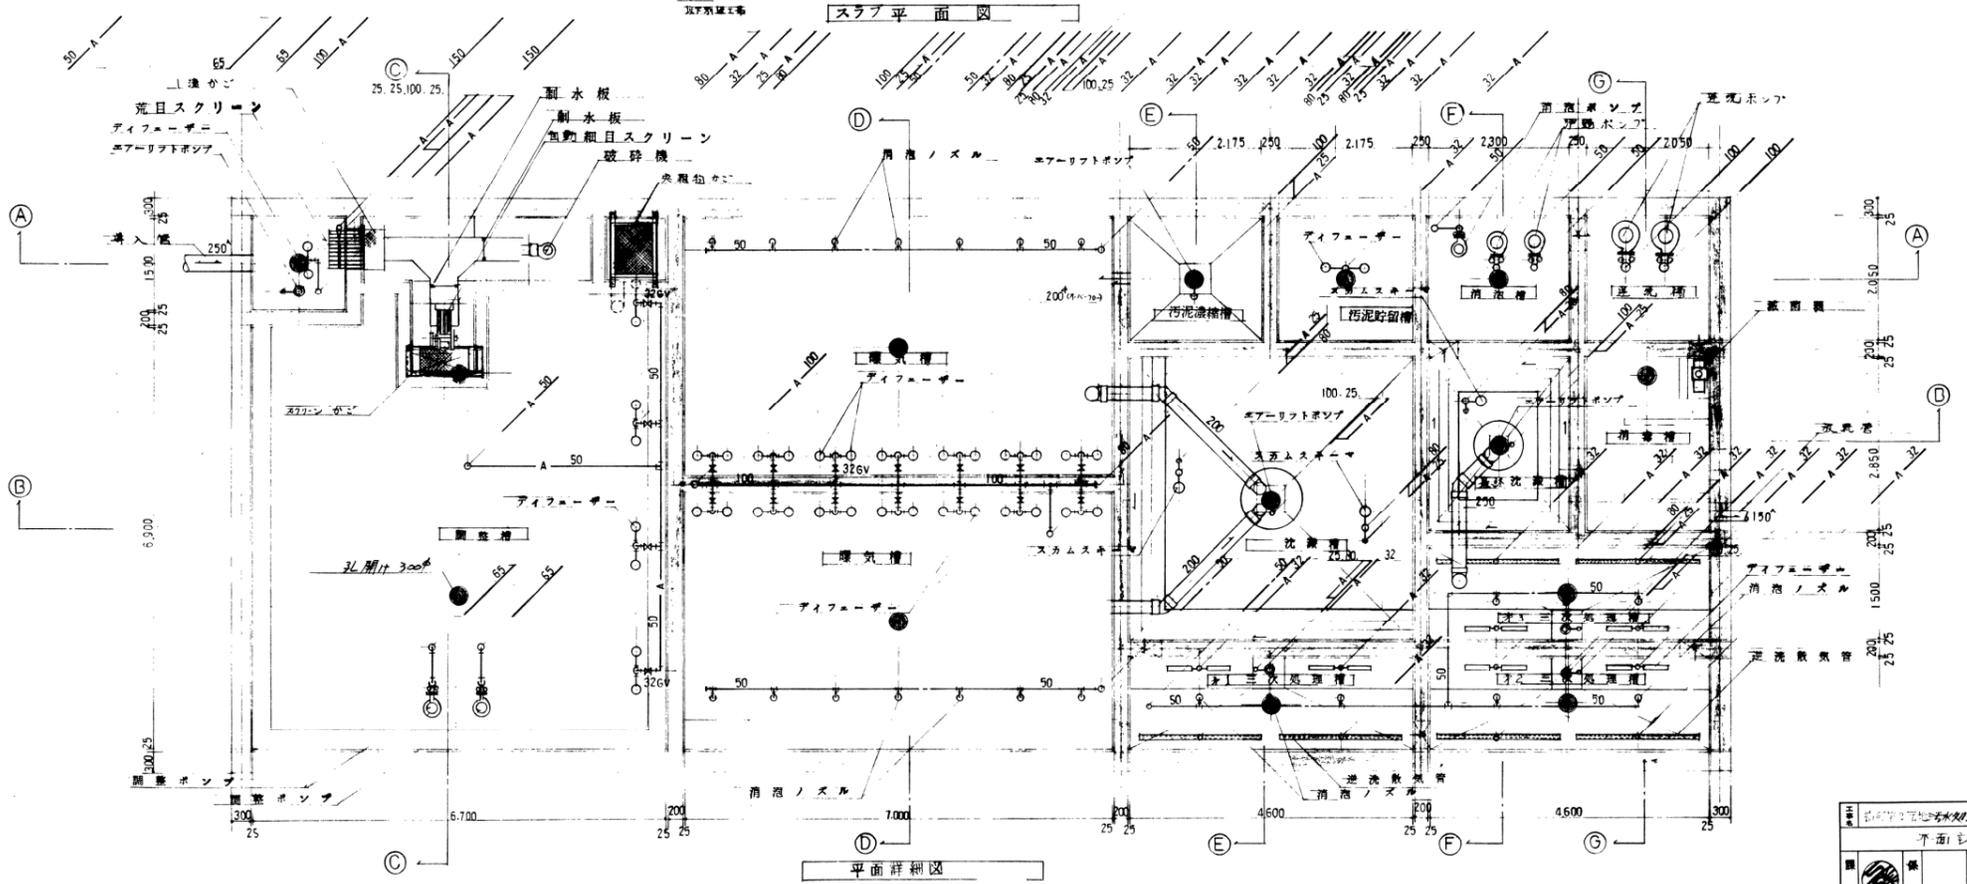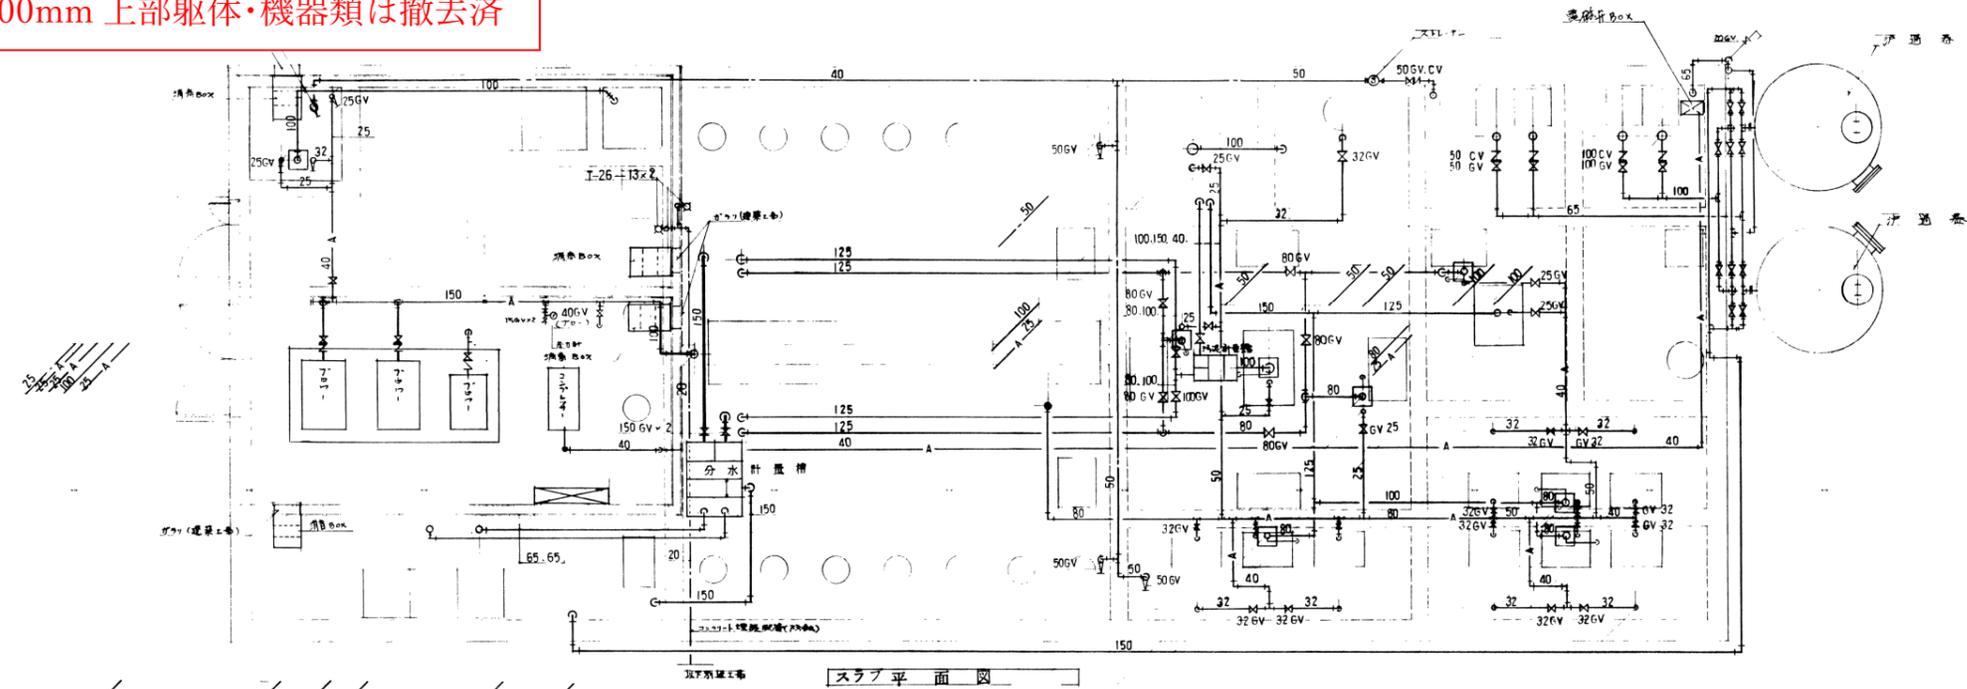

設計		訂正	
平面・断面図		縮尺	
図	表	図	表
6-3			
長崎市建築部住宅建設課			

<特記事項>

※地盤面-300mm 上部躯体・機器類は撤去済

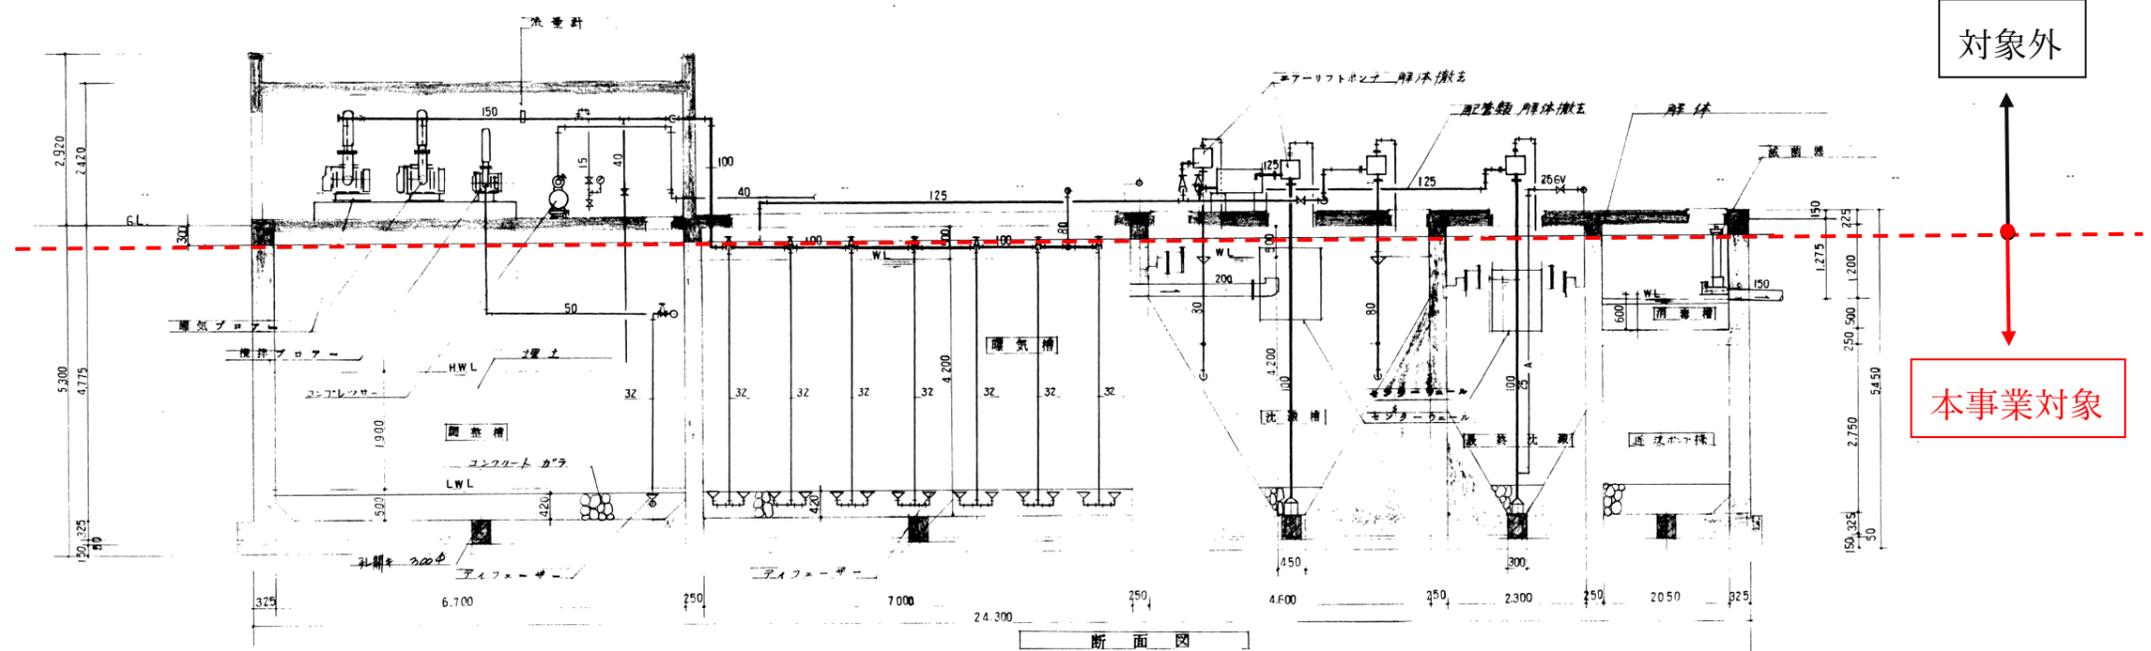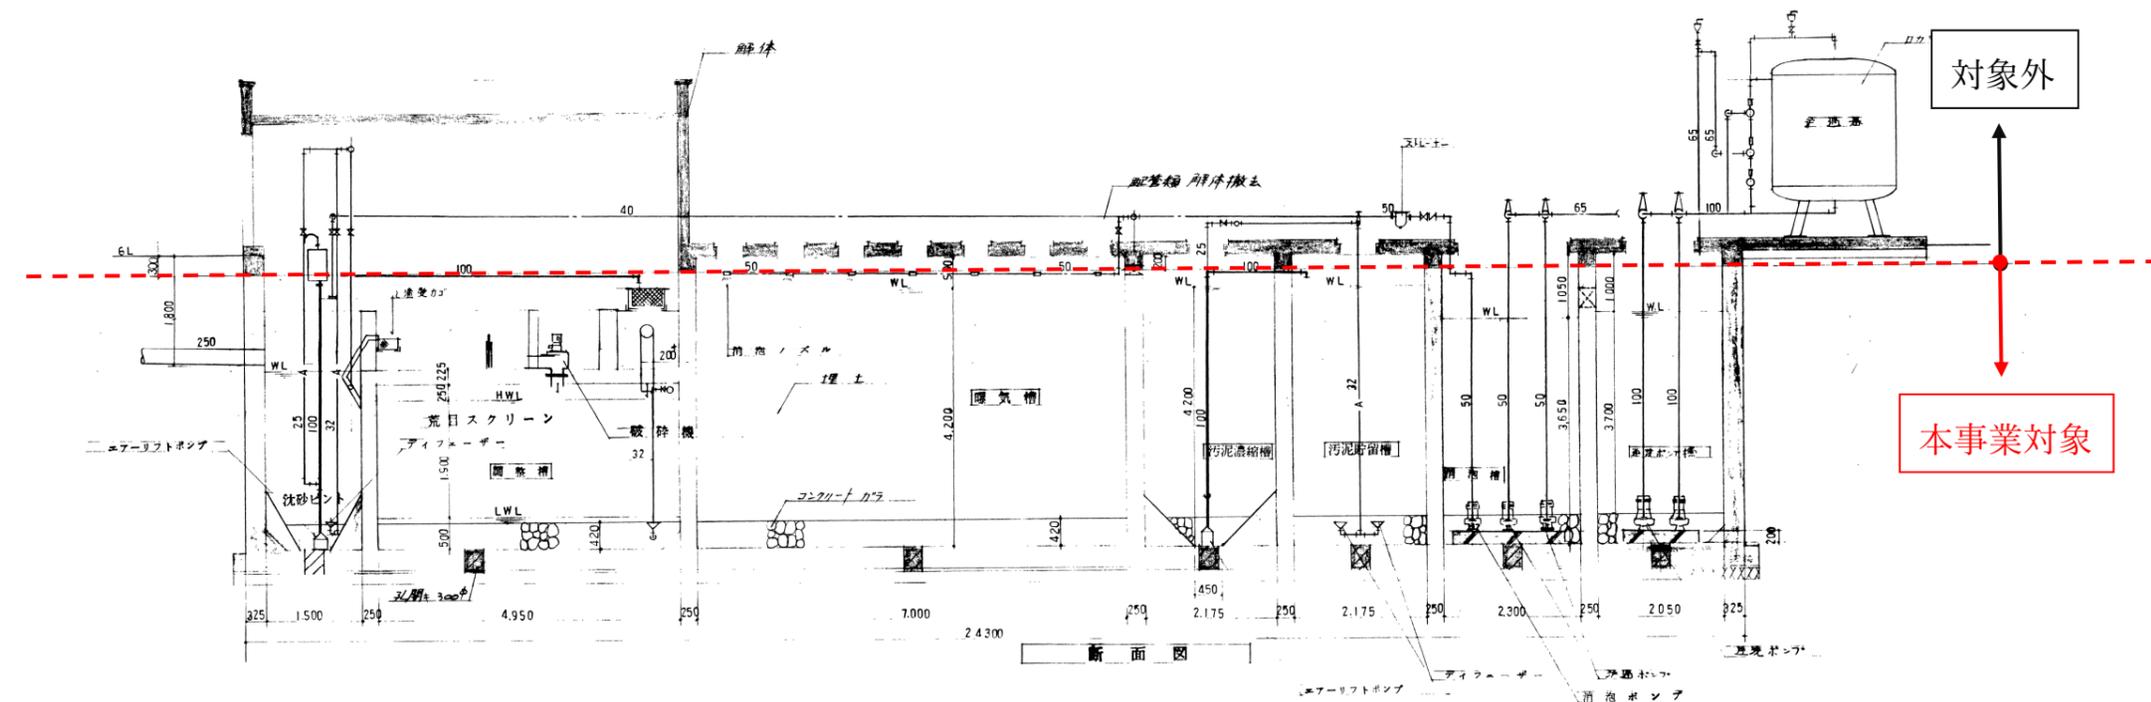

宿町第2団地汚水処理施設改修工事	設計	・	・
新断面図	訂正	・	・
図	縮尺	1/50	6-4
長崎市建設部住宅建設課	設計者	長崎県建設士	図章

長崎市 建築部 住宅政策室
日見大曲・宿町団地 第1期整備事業

令和5年度

別添資料③-4

既存浄化槽平面図・断面図

<特記事項>



※地盤面-300mm 上部躯体・機器類は撤去済

対象外

本事業対象

対象外



本事業対象

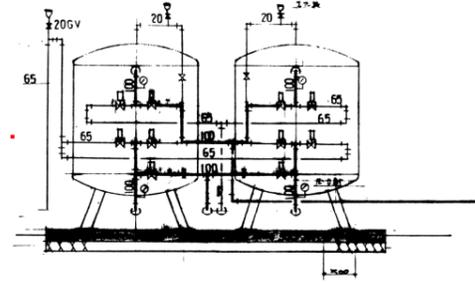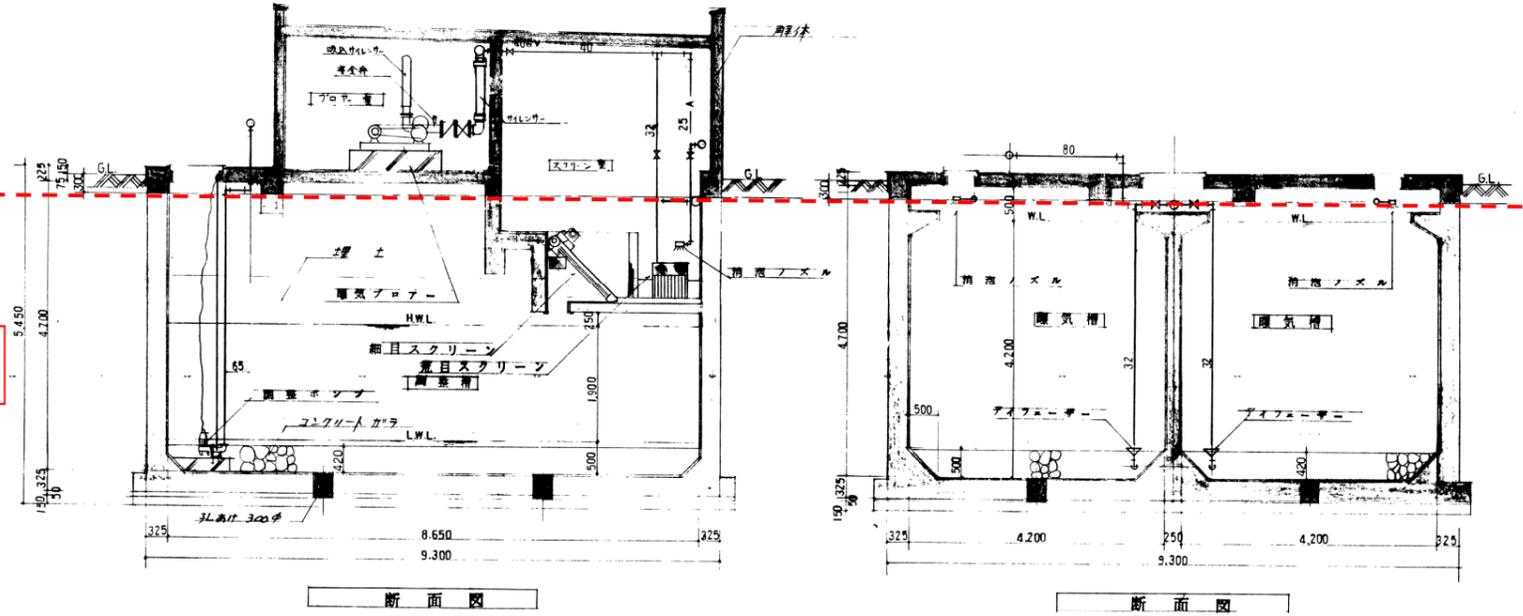

旧浄化槽の既設図

旧浄化槽種類リスト




バルブ・流量計名称	型番	口径	数量	備考
浄化槽水入口弁	電動弁	65A	2	77-2101-25
送水水出口弁	・	100A	2	・
・ 入口弁	・	100A	2	・
処理水出口弁	・	65A	2	・
浄化槽排水弁	・	65A	2	・

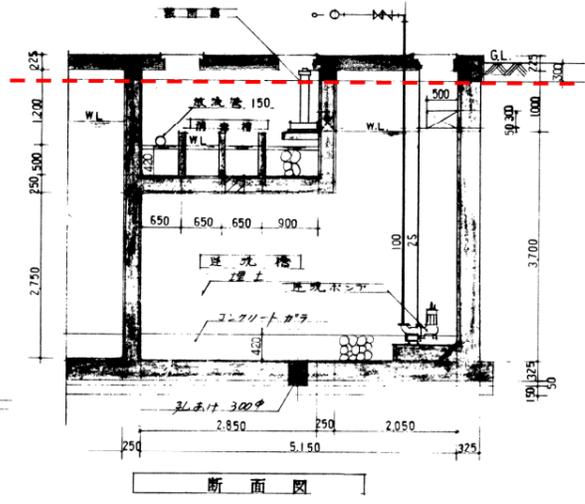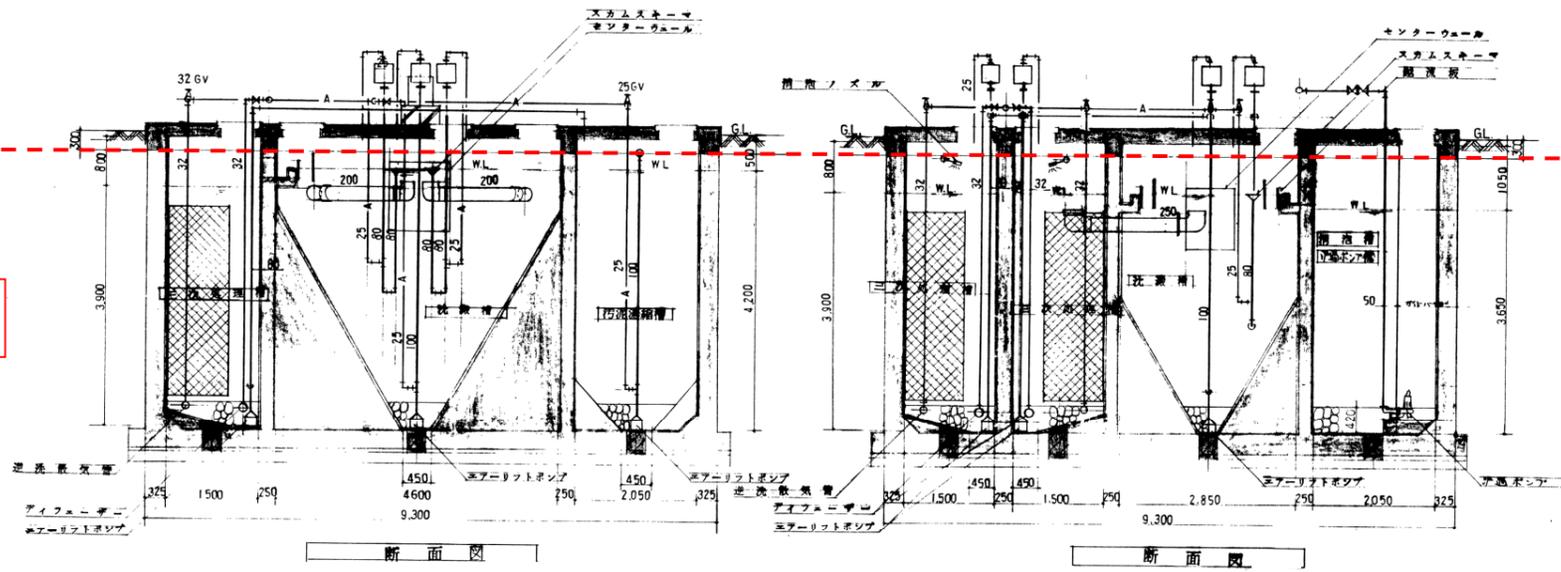

設計	・	訂正	・
図面	6-5	縮尺	1/20
長崎市建築部住宅建設課			

<特記事項>

参考図：建設時根切図

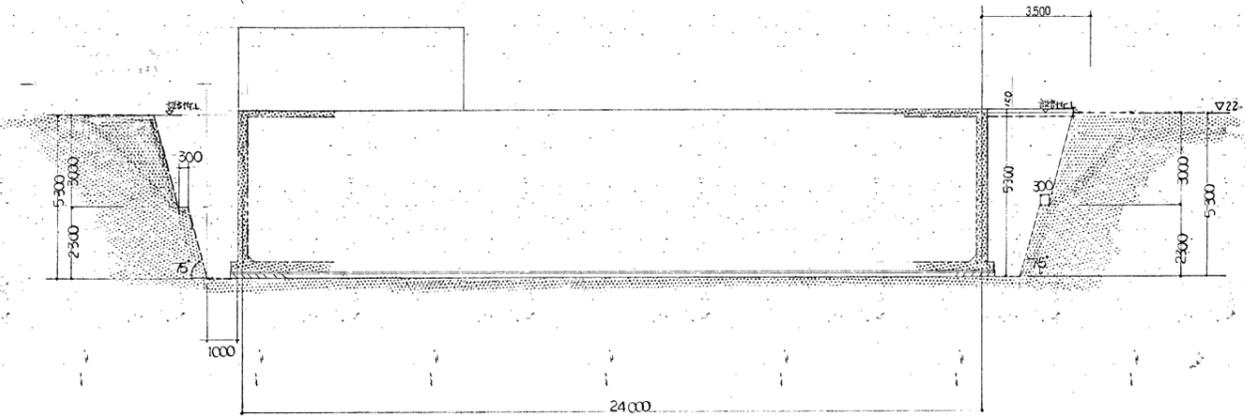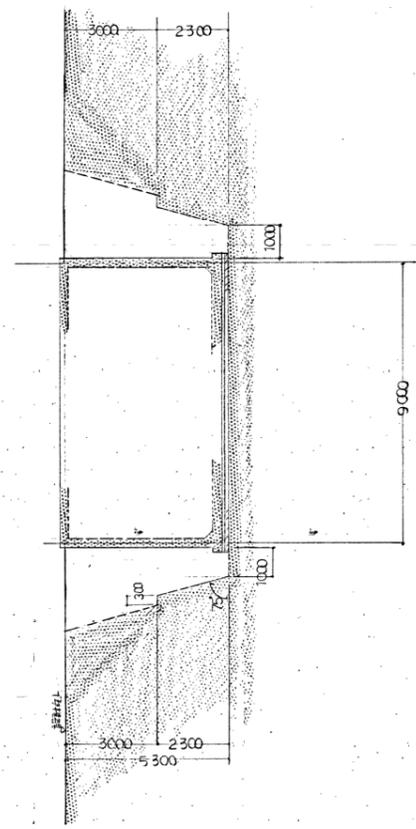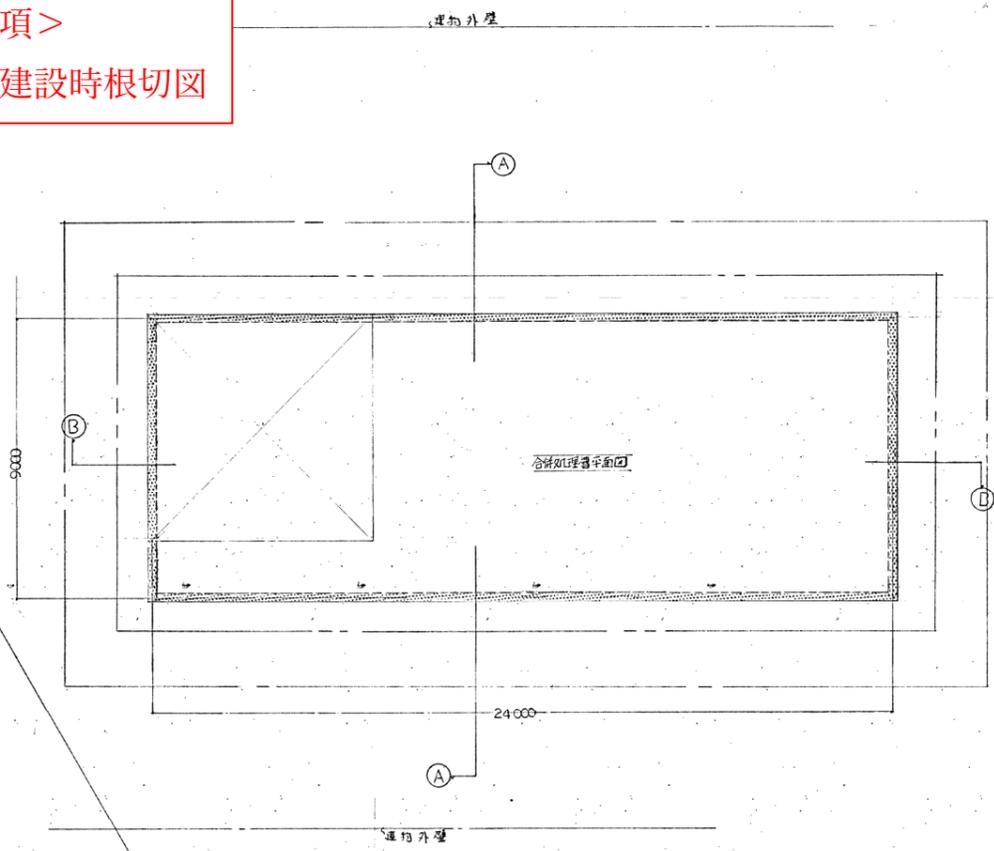

B-B 掘削要領図

宿町第2団地		設計	...
赤島設計事務所 宿町第2団地 公営住宅建設に伴う浄水処理施設		訂正	...
図面名称	掘削要領図	縮尺	1/7
設計者	赤島 隆	設計士	...
長崎市建築部住宅建設課			

工事名称	宿町第2団地公営住宅建設に伴う浄水処理施設	設計月日	5/26	取替	...
図面名称	掘削要領図	縮尺	A=7
設計者	赤島設計事務所	設計士	赤島 隆

長崎市 建築部 住宅政策室
日見大曲・宿町団地 第1期整備事業

令和5年度

別添資料③-6

既存浄化槽平面図・断面図